


品番	品名	内径	外径	ℓ	規格	品番	品名	内径	外径	ℓ	規格	品番	品名	内径	外径	ℓ	規格
312-215	電気パイプ	22	26	200	VE22	312-245	75型パイプ	75	80	200	SU 75	312-270	公団床下用パイプ	154	165	200	VU150
312-216	電気パイプ	22	26	250	VE22	312-246	75型パイプ	75	80	250	SU 75	312-271	公団床下用パイプ	154	165	250	VU150
312-217	電気パイプ	22	26	300	VE22	312-247	75型パイプ	75	80	300	SU 75	312-272	公団床下用パイプ	154	165	300	VU150
312-220	電気パイプ	28	34	200	VE28	312-250	100型パイプ	100	106	200	SU100	312-275	丸型RG用パイプ	202	216	200	VU200
312-221	電気パイプ	28	34	250	VE28	312-251	100型パイプ	100	106	250	SU100	312-276	丸型RG用パイプ	202	216	250	VU200
312-222	電気パイプ	28	34	300	VE28	312-252	100型パイプ	100	106	300	SU100	312-277	丸型RG用パイプ	202	216	300	VU200
312-230	50型パイプ	50	54	200	SU50	312-255	多目的パイプ	107	114	200	VU100						
312-231	50型パイプ	50	54	250	SU50	312-256	多目的パイプ	107	114	250	VU100						
312-232	50型パイプ	50	54	300	SU50	312-257	多目的パイプ	107	114	300	VU100						
312-235	56型パイプ	56	60	200	VU50	312-260	8735P用パイプ	125	134	200	SU125						
312-236	56型パイプ	56	60	250	VU50	312-261	8735P用パイプ	125	134	250	SU125						
312-237	56型パイプ	56	60	300	VU50	312-263	8735P用パイプ	125	134	300	SU125						
312-240	67型パイプ	67	76	200	VP65	312-265	8635P用パイプ	152	160	200	エース						
312-241	67型パイプ	67	76	250	VP65	312-266	8635P用パイプ	152	160	250	エース						
312-242	67型パイプ	67	76	300	VP65	312-267	8635P用パイプ	152	160	300	エース						

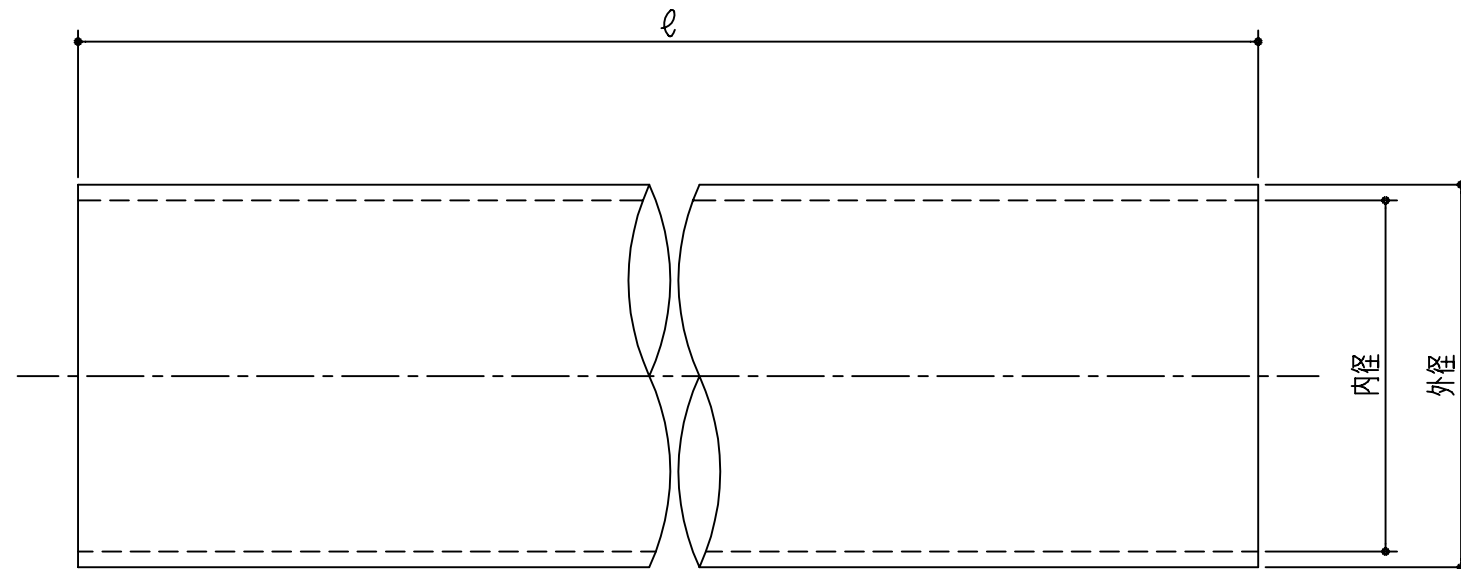

本製品は改良の為予告なしに変更する事があります。

			硬質塩化ビニル					
番号	名称		員数	材質規格	仕上		備考	
△3				H15. 1.15	部長	製図	検図	承認
△2								縮尺
△1								FREE
NO.	年月日	訂正事項		品名		杉岡エース株式会社		
				換気用スリーブ				